


SKALA 1:500  
DO CELÓW PROJEKTOWYCH

Województwo: łódzkie  
Powiat: łęczycki  
Gmina: Daszyna  
Obręb: Jacków

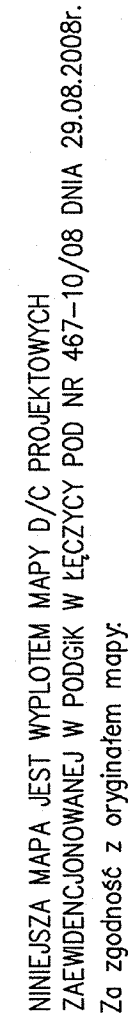

**LEGENDA:**  
Sieci wodociągowe z rur Ø90 PVC PN10, Ø 40 i Ø50 SDR17 PE100 PN10  
Hydrent podziemny poz. HP80

1. Polaczenie trójników żelaznych kablizowanych i zosus żelaznych kablizowznych z rurami PVC redizowz na pomoco ksztołtek żelaznych do rur PVC (krótko kielichowo – kablizowane lub krótko jednokablizowzowe)
2. Jako hydranty pozostawoz hydranty podziemne IP80.

Zakład Projektowania "KOMA" Włodzisław Marciszewski 91-420 Łódź, ul. Północna 27/29, pok. 403, tel./fax. (042) 6340251		Data: 12.02.2006	
Tytuł: WZMOSZENIE SIECI WODOCIĄGOWEJ W RZESZOWIE: SZKOLENIE JAKOŚĆ GMINA DĄBROWA		Data: 12.02.2006	
Projektant: Włodzisław Marciszewski	Projekt: Projekt zagospodarowania terenu	Prac. bud.	Pobud.
Skontrolował: Sławomir		178,74/6m	
Wykonano: dr Anna Nowakowska		192,00/7m	
Strona 1 z 1		Strona 1 z 1	